



平面図 S = 1 : 500

GX形 φ250 K形 φ250
 GX形 φ200
 仕切弁設置工 φ250 2基
 地下式消火栓設置工 単口 1基
 不断水連絡工 φ250 × φ250 1箇所 不断水バルブ設置工 φ250 1箇所

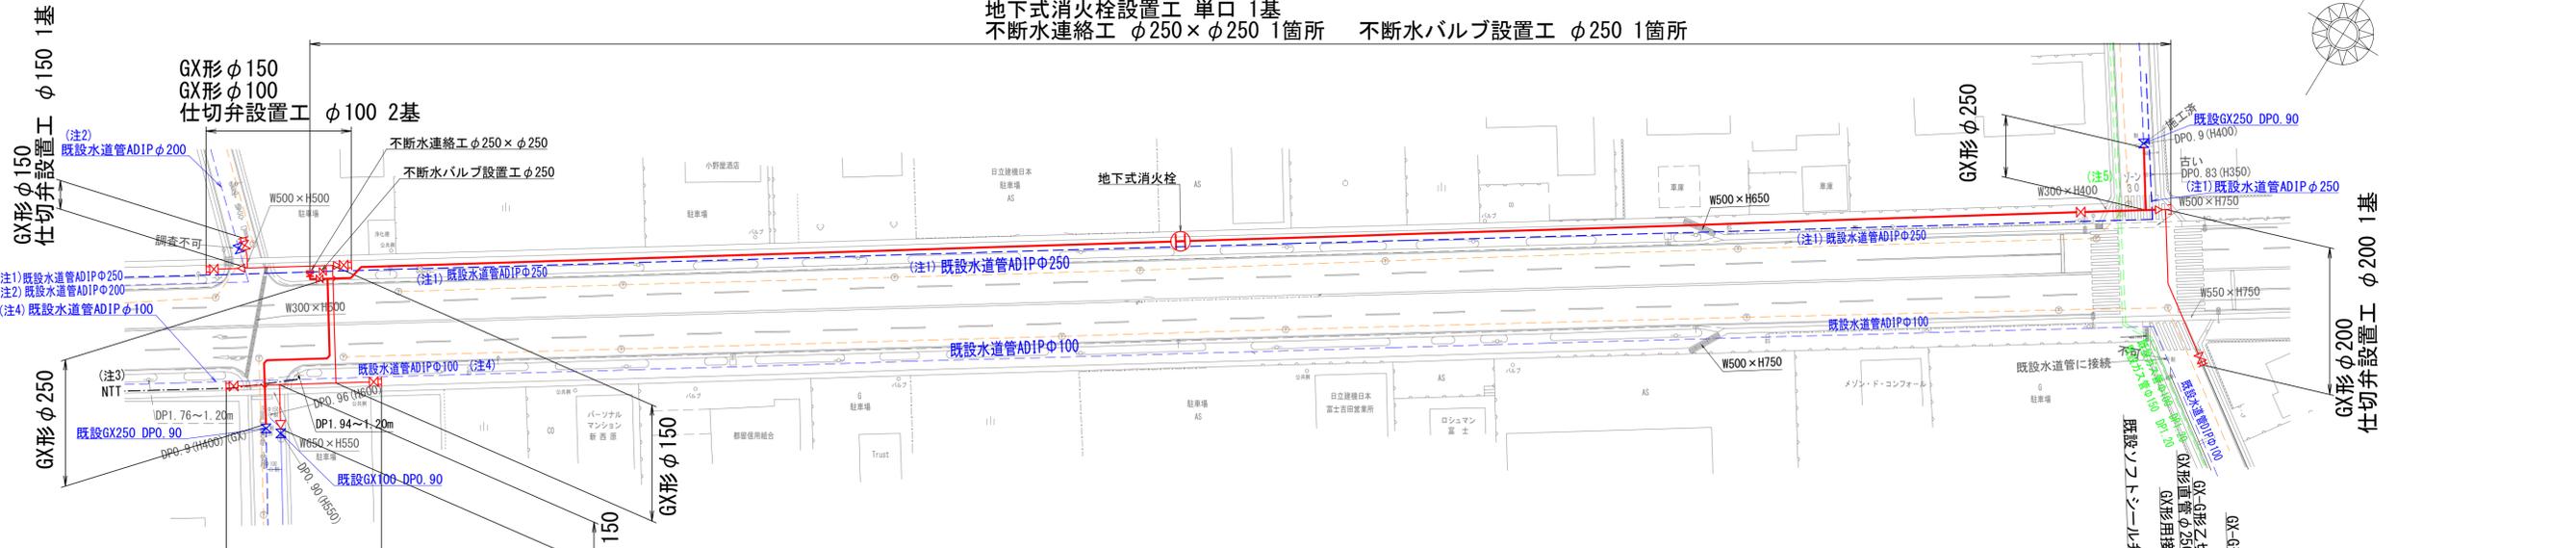

配管図 S = NONE

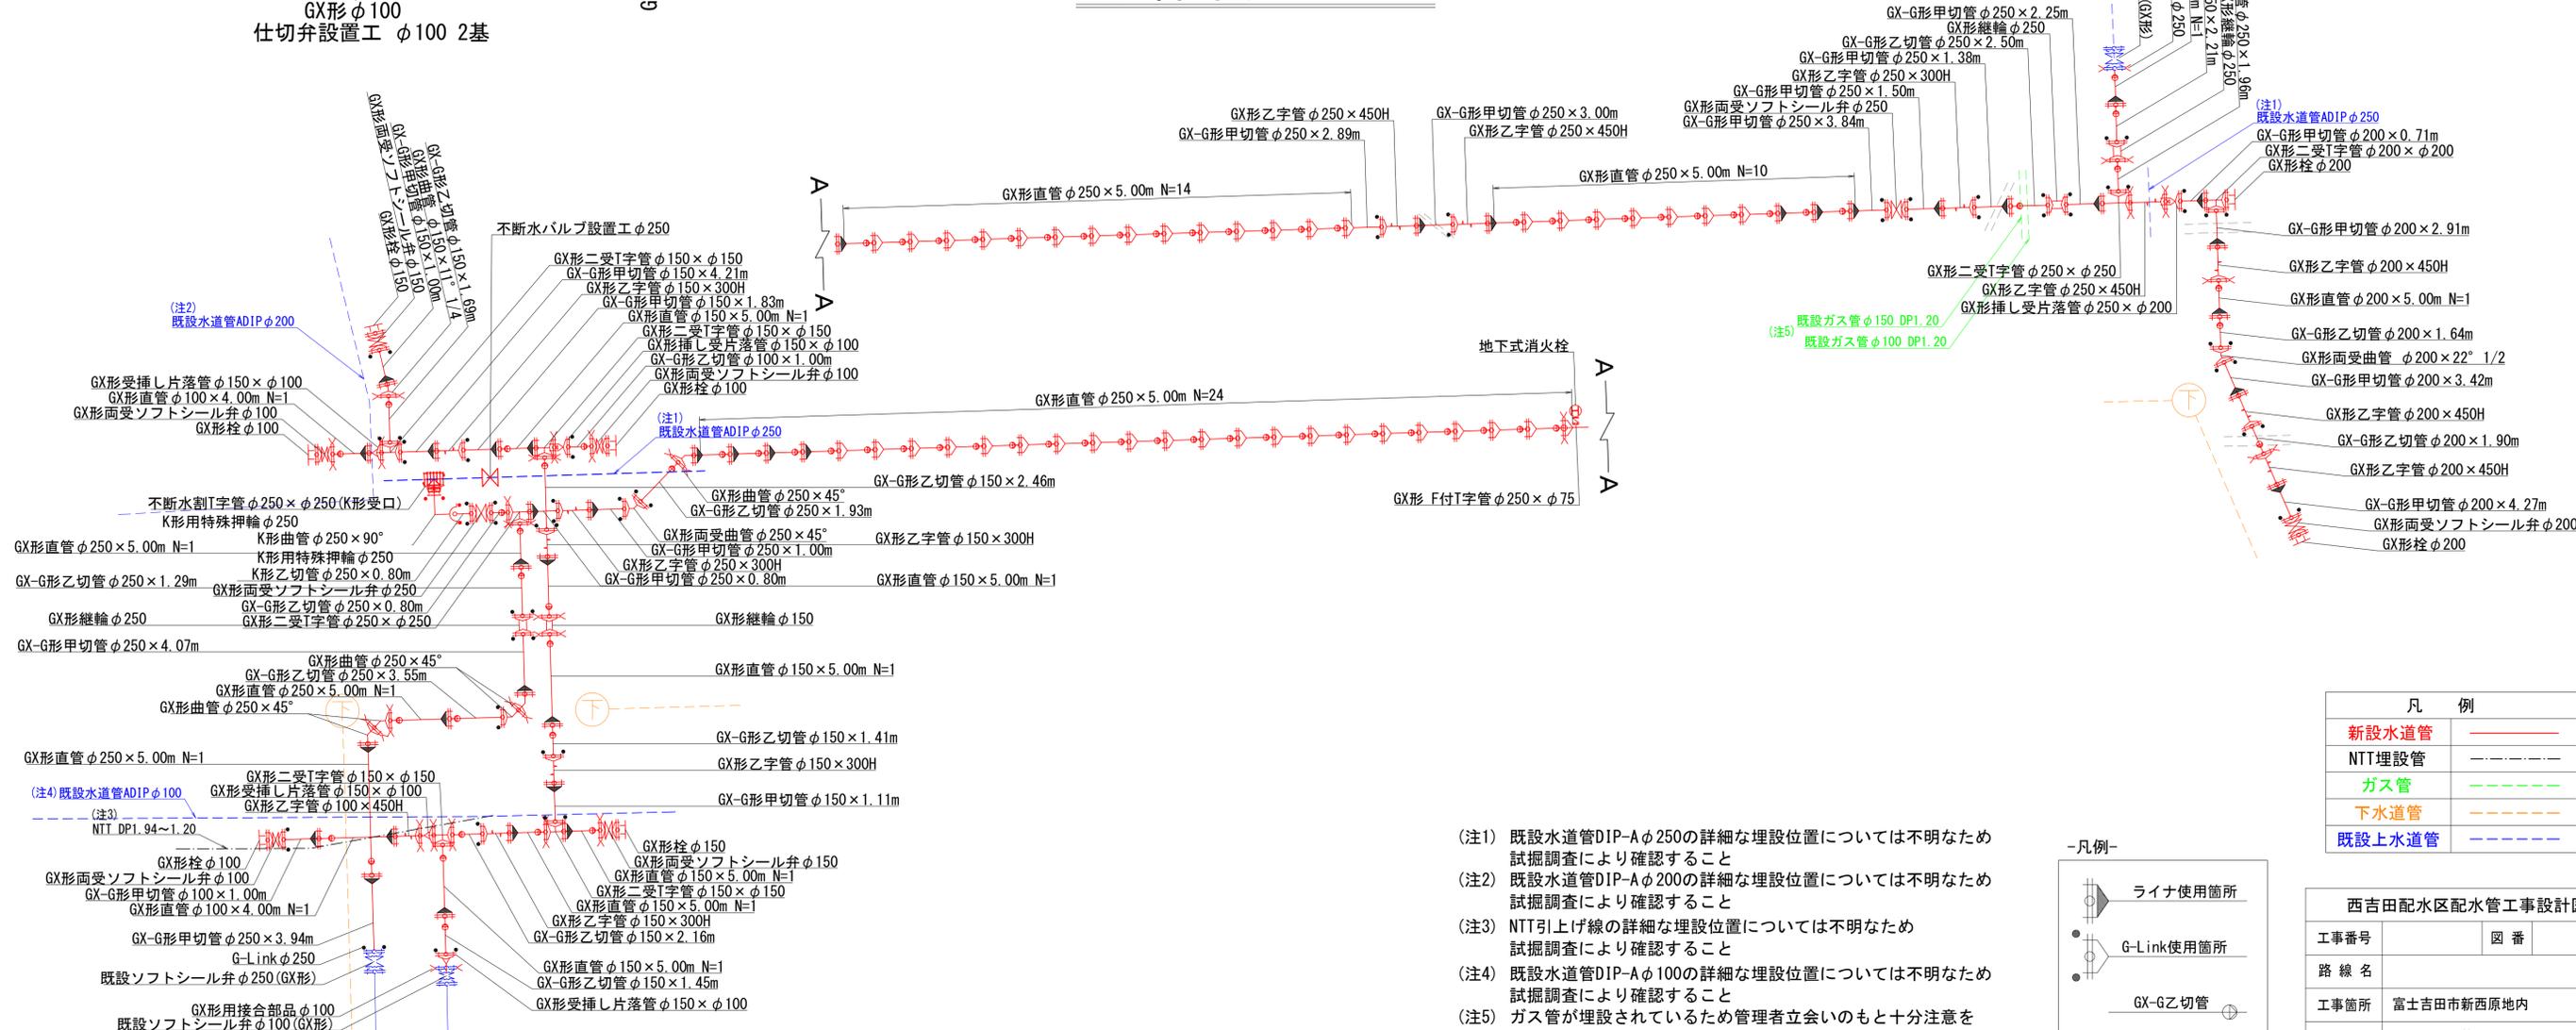

- (注1) 既設水道管DIP-Aφ250の詳細な埋設位置については不明なため試掘調査により確認すること
- (注2) 既設水道管DIP-Aφ200の詳細な埋設位置については不明なため試掘調査により確認すること
- (注3) NTT引上げ線の詳細な埋設位置については不明なため試掘調査により確認すること
- (注4) 既設水道管DIP-Aφ100の詳細な埋設位置については不明なため試掘調査により確認すること
- (注5) ガス管が埋設されているため管理者立会いのもと十分注意をして施工すること

凡例	
新設水道管	———
NTT埋設管	-----
ガス管	-----
下水道管	-----
既設上水道管	-----



西吉田配水区配水管工事設計図	
工事番号	図番
路線名	
工事箇所	富士吉田市新西原地内
図名	平面図・配管図
作成年月日	縮尺 図示
作成者	富士吉田市 枚数